


Umnutzung Pumpwerk Rorschacher Strasse

Übersicht:

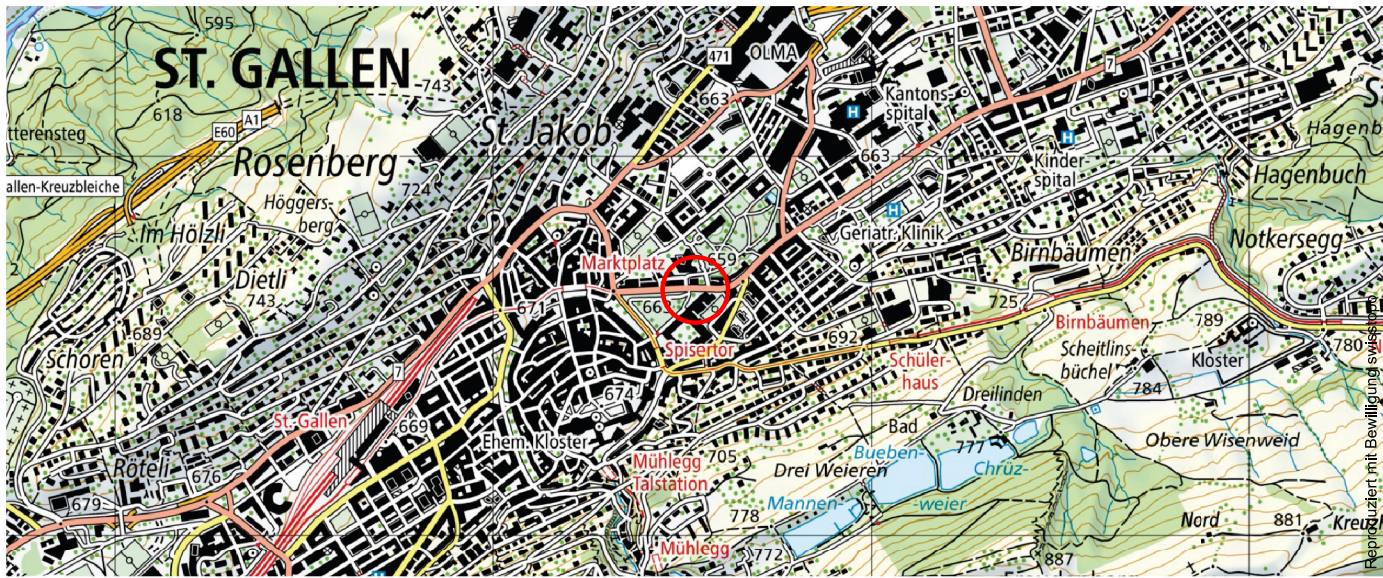


Details Pumpwerk

Massstab: 1:50	Datum: 25.09.2024	Rev. A)	Ausschreibung
Format: 60 / 105	Gez./Vis.: kec / bea	Rev. B)	
Filename: 2618_4150_50_Details_Grundwasserpumpwerk.bla		Rev. C)	Plan Nr: 2618.2180-10


FPREISIGAG

BAUINGENIEURE UND PLANER
SCHREINERSTRASSE 1, CH-9000 ST. GALLEN, T 071 220 82 24
WWW.PREISIGAG.CH

Schnitt B-B, 1:50

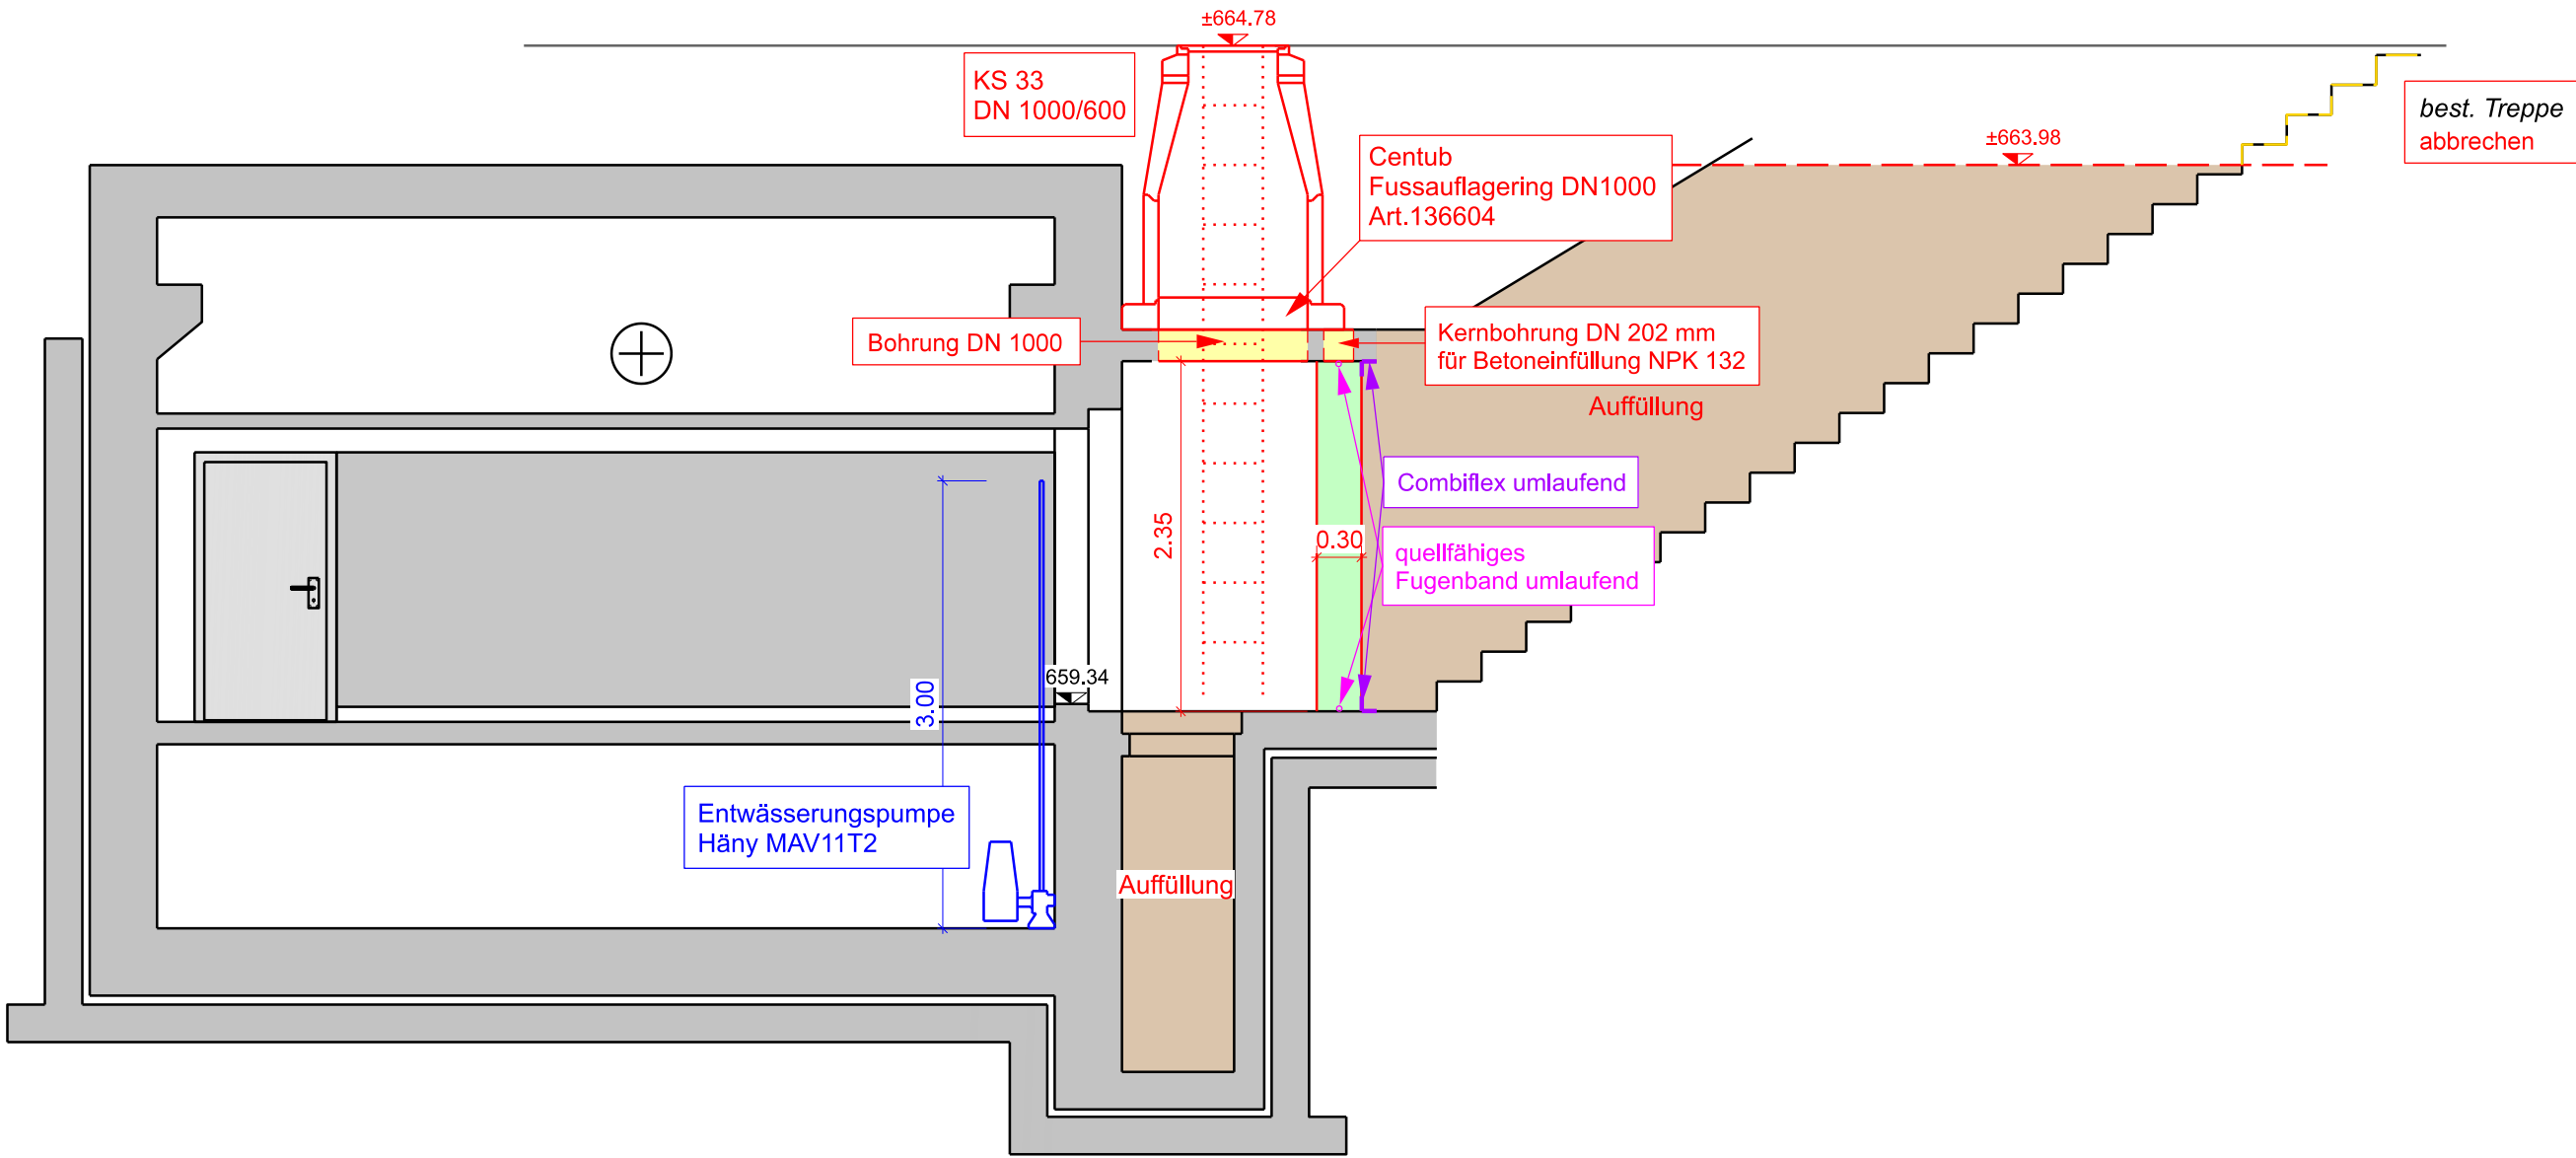

Grundriss 1:50

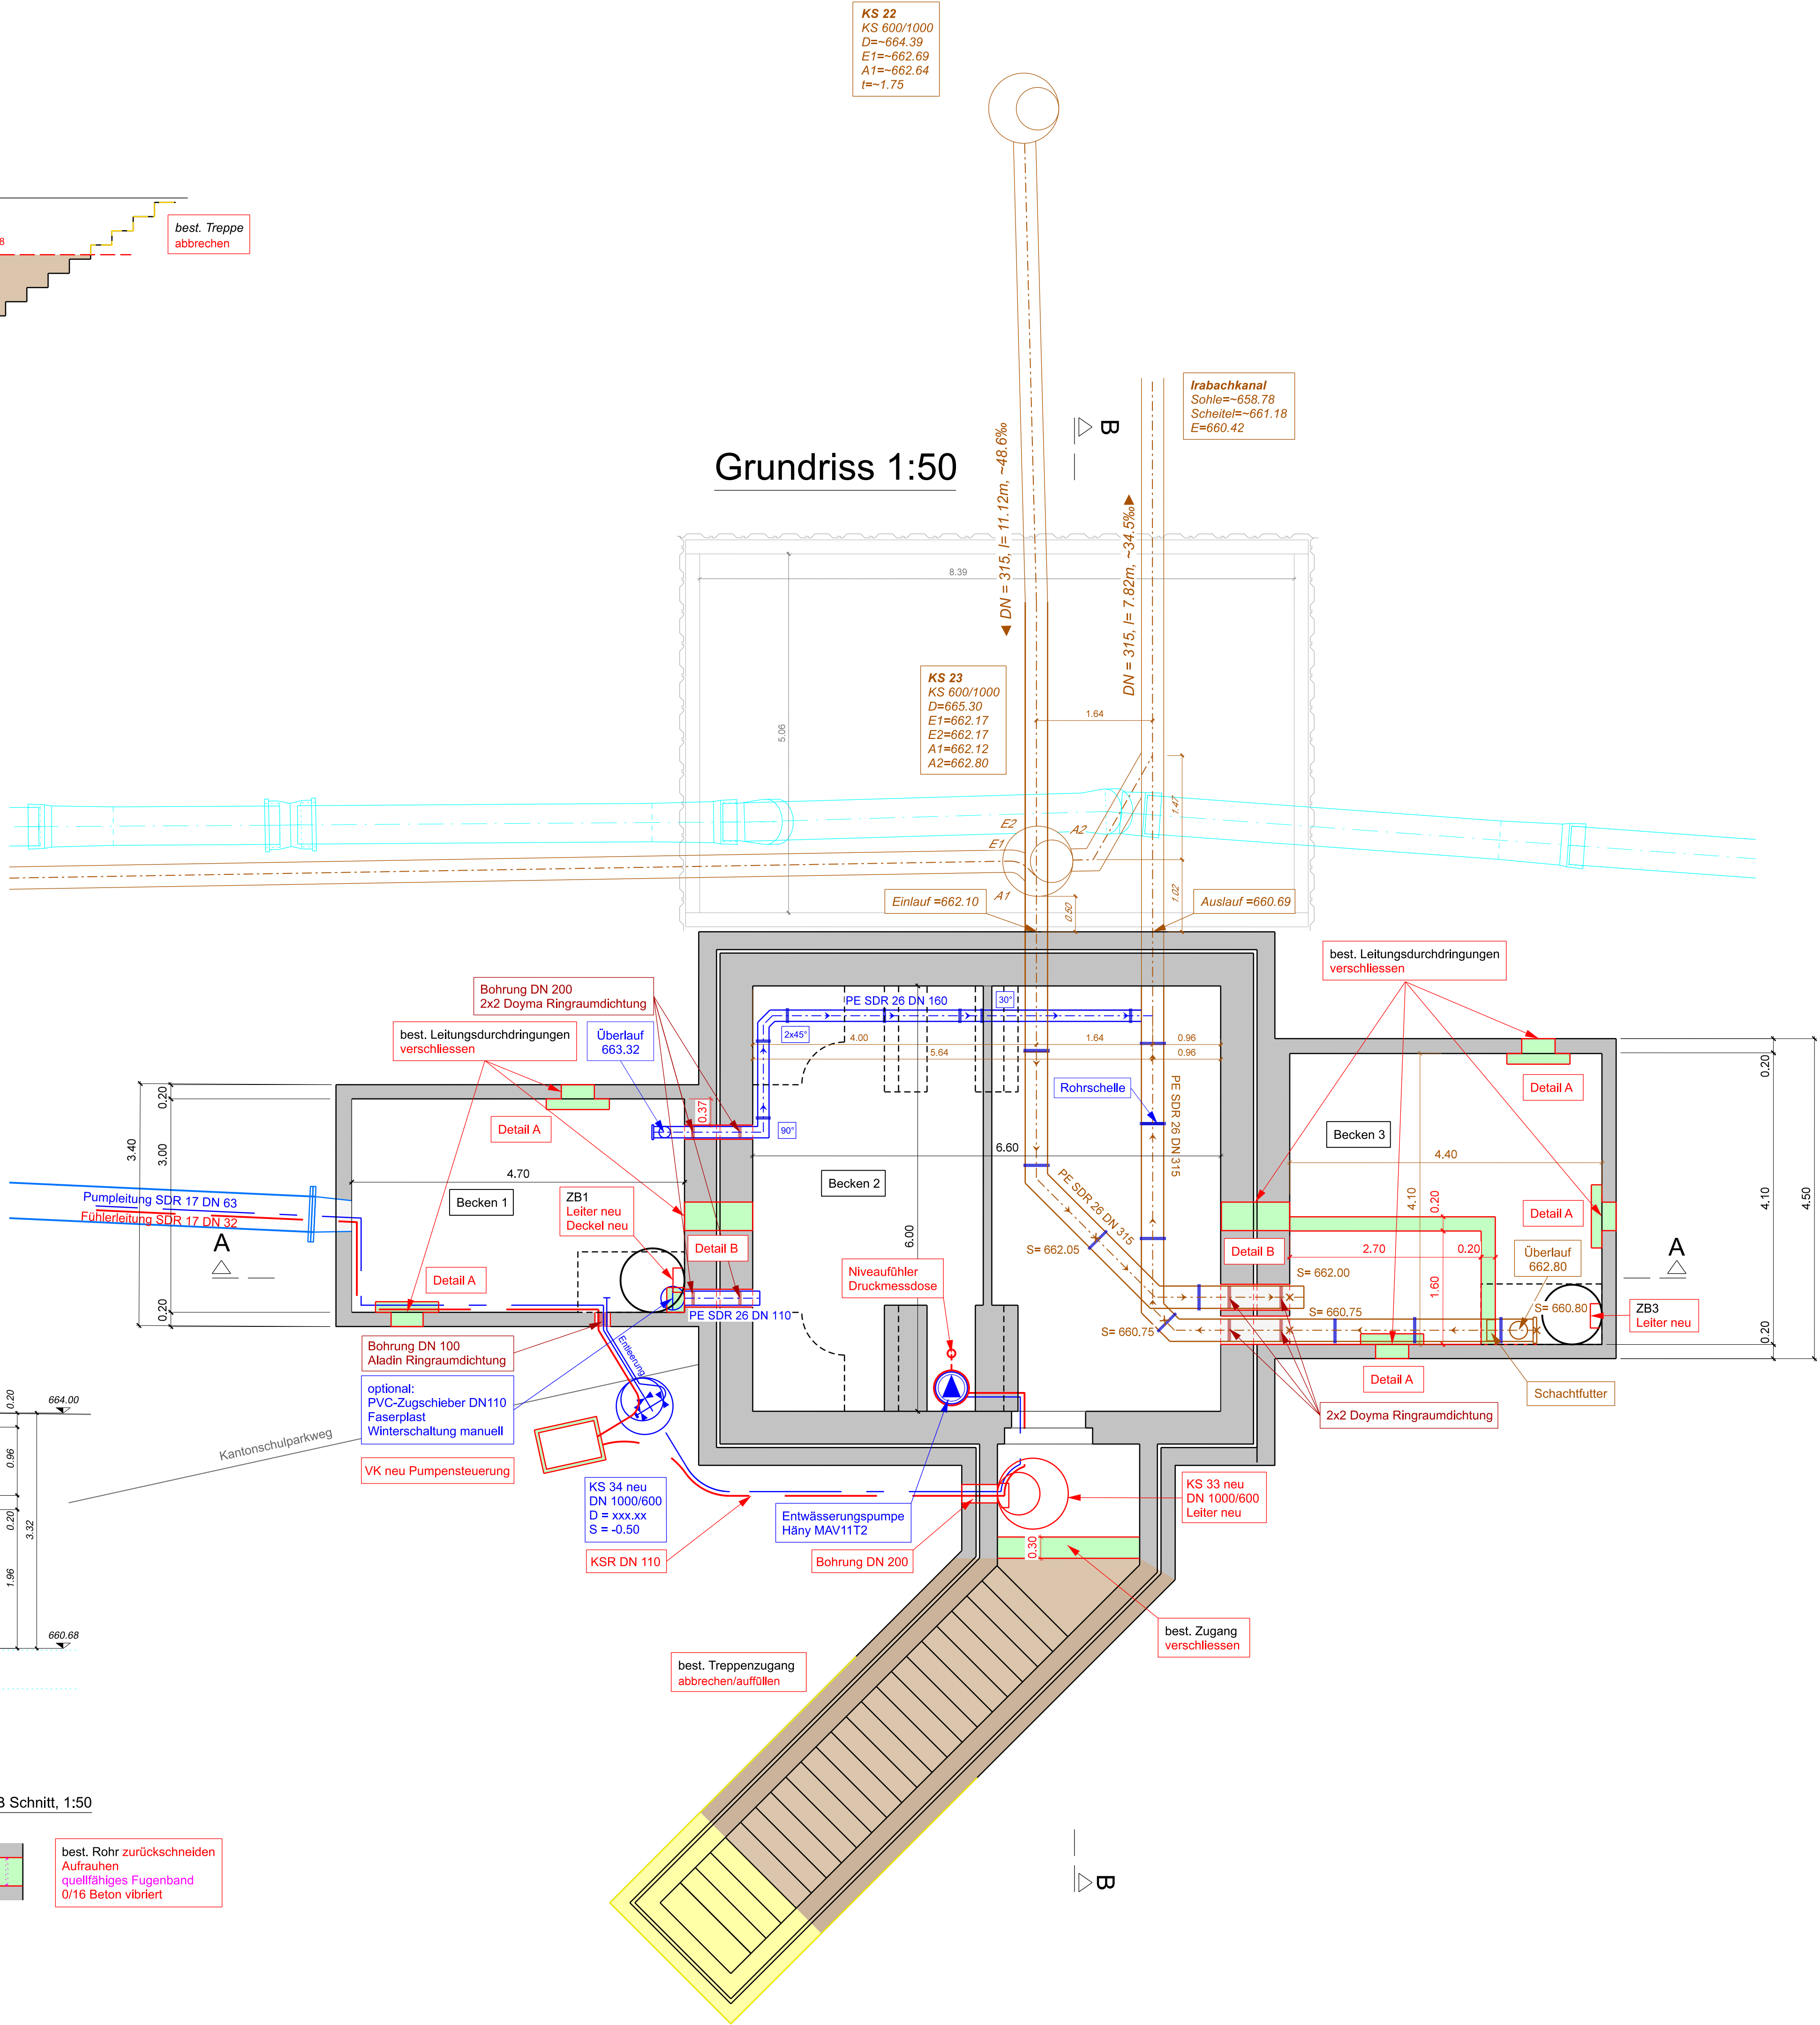

Schnitt A-A, 1:50

